




K2卫生间W1~3首层~三层局部平面图 1:150

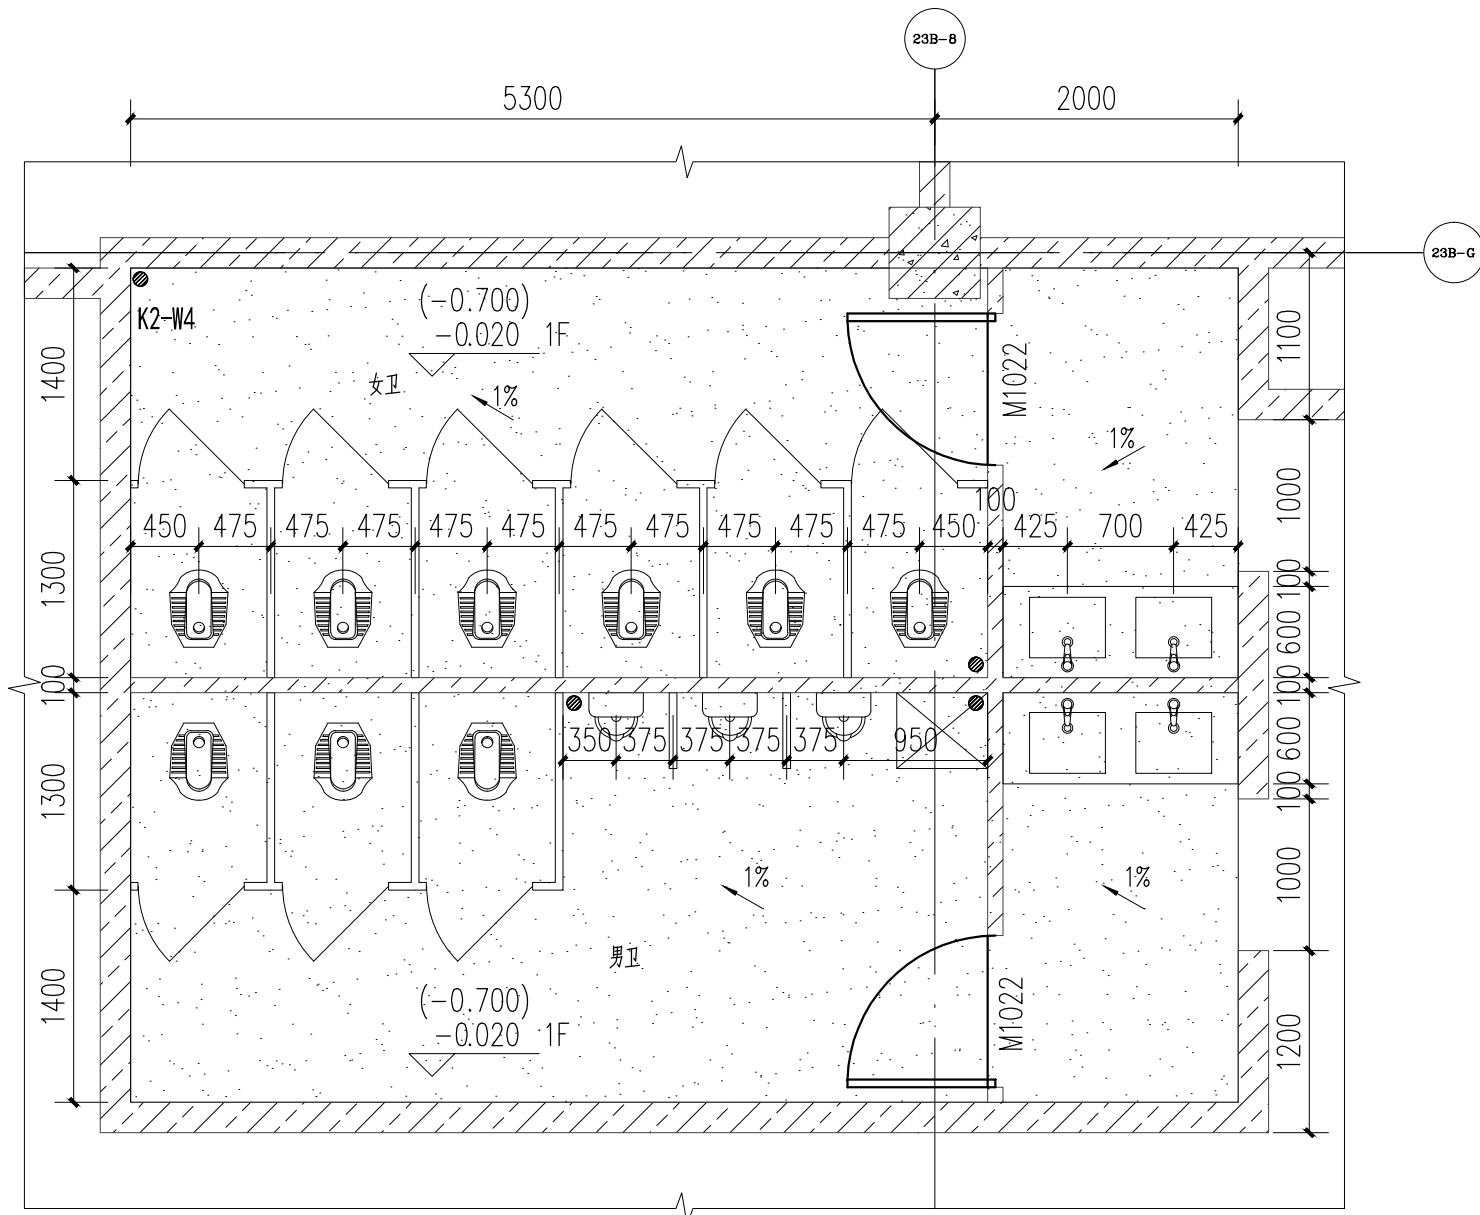

K2卫生间W4首层局部平面图 1:150

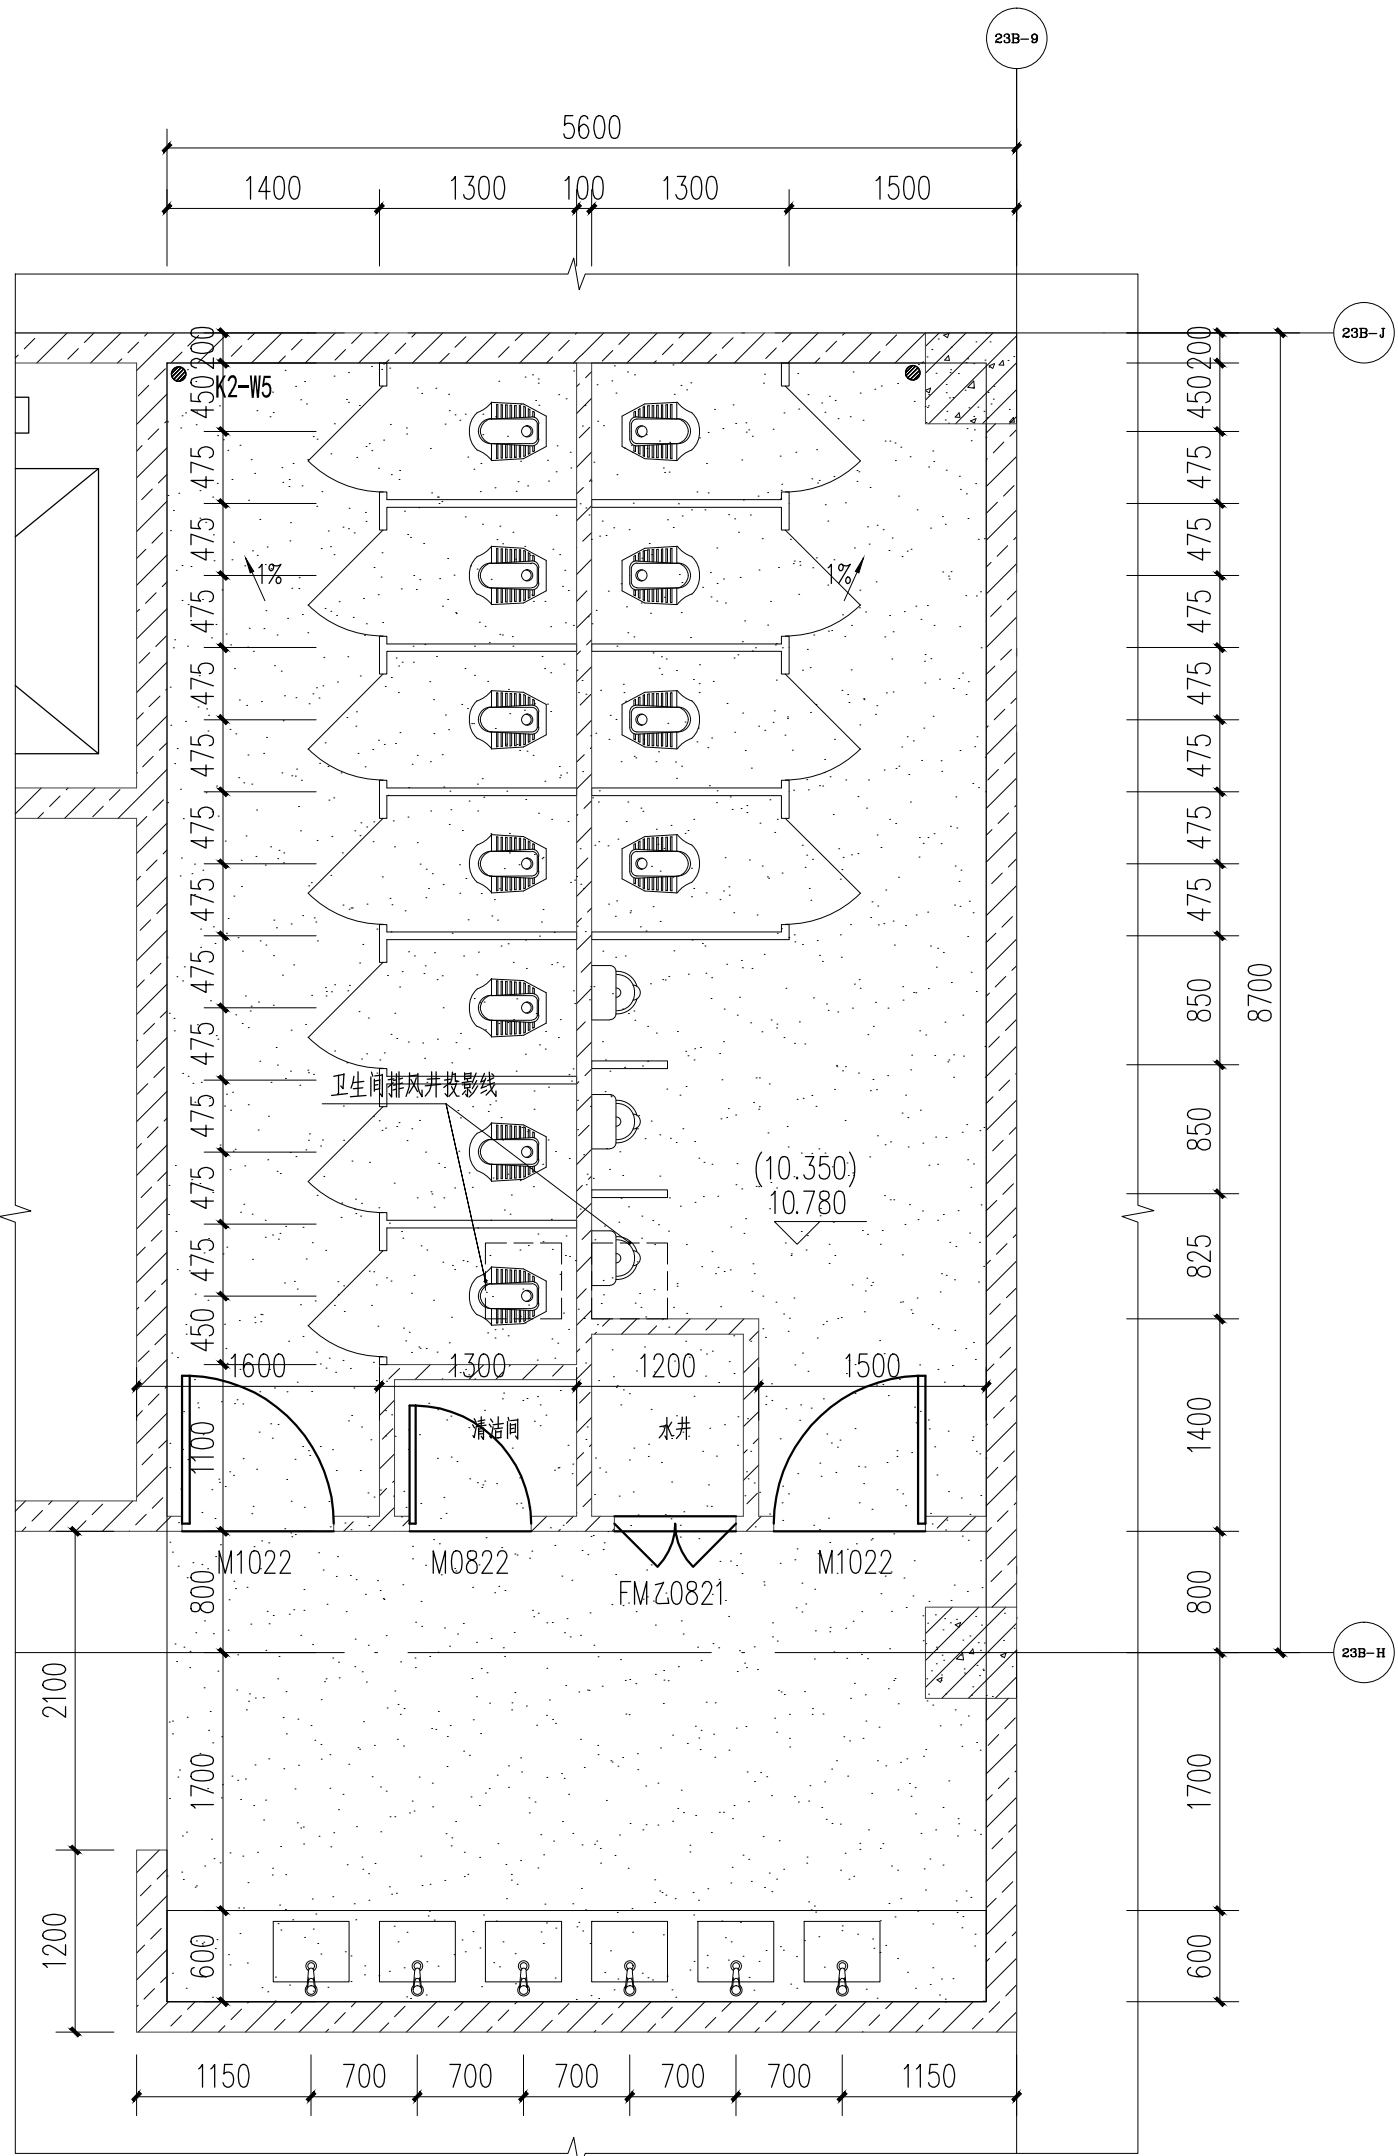

K2卫生间W5三层局部平面图 1:150

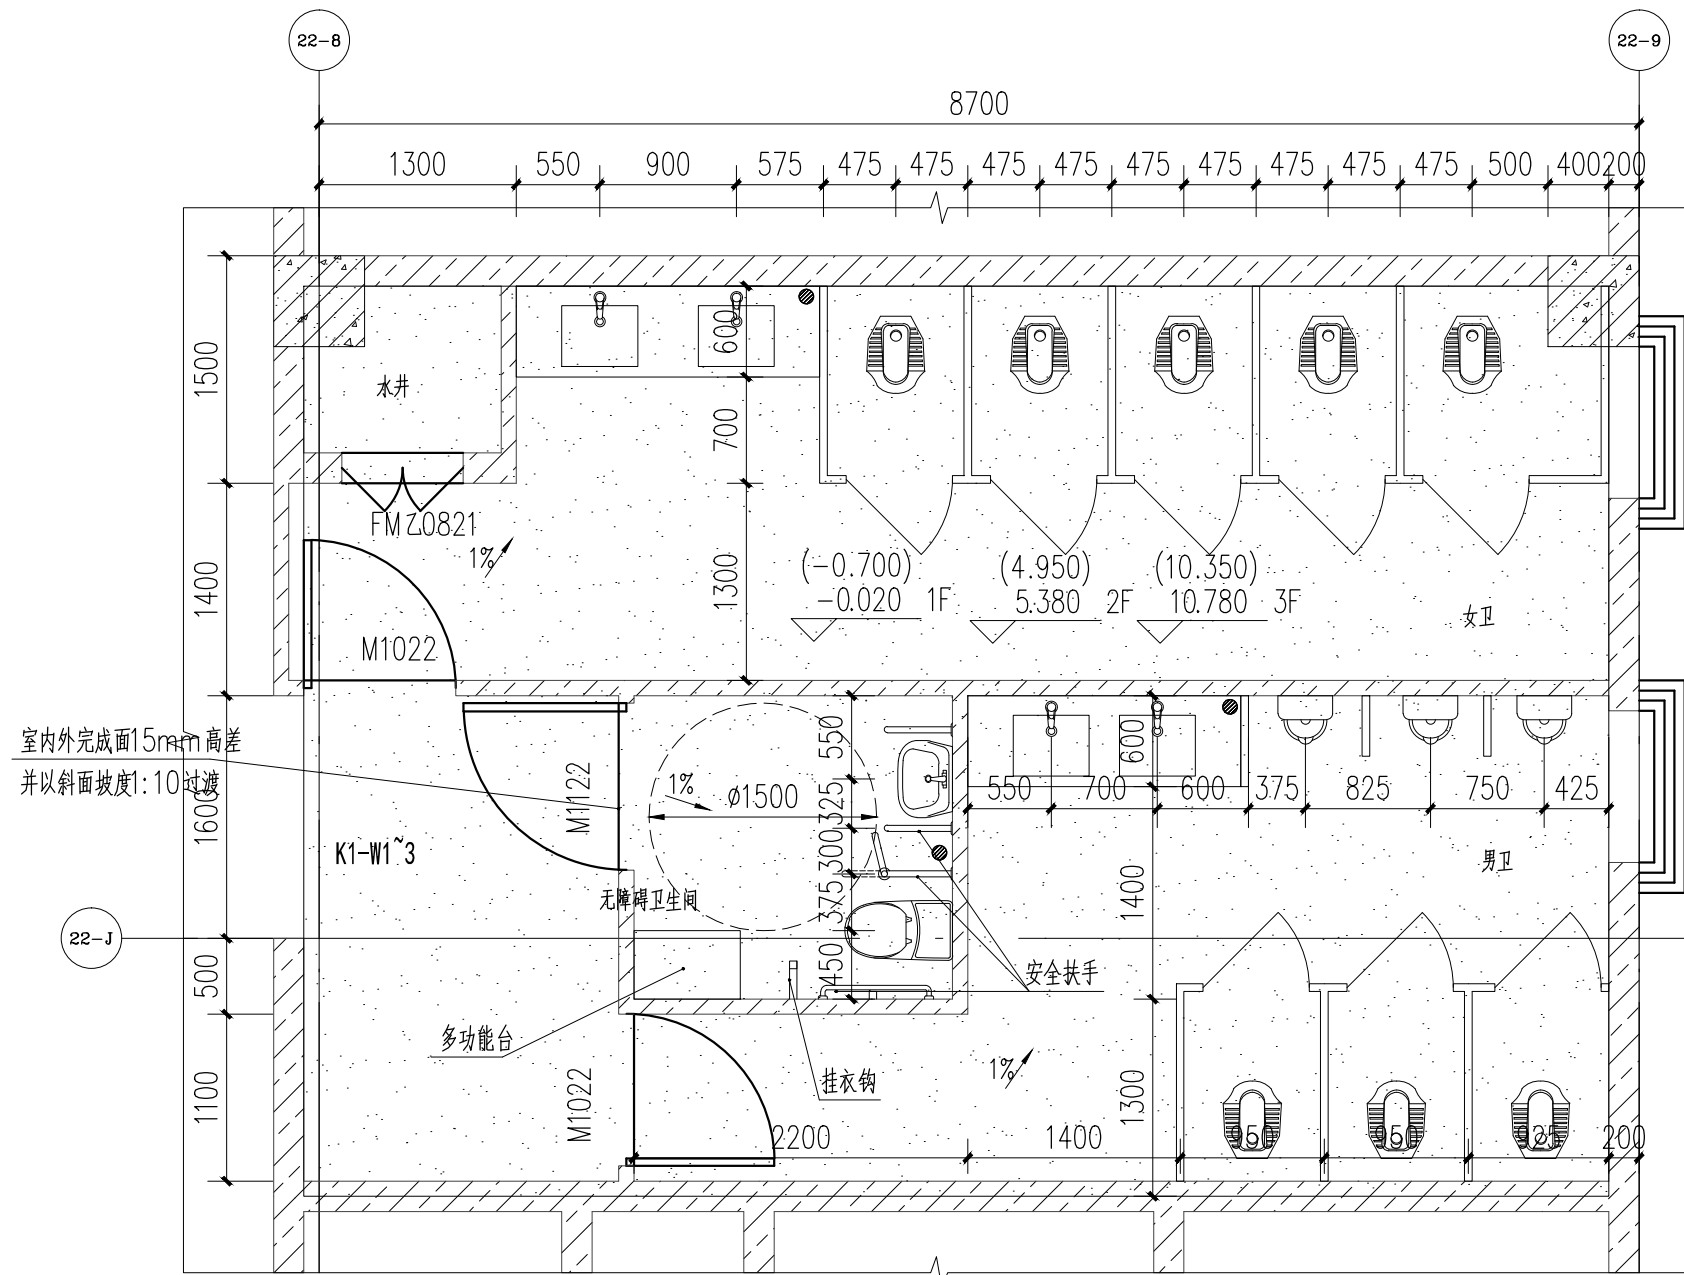

K1卫生间W1~3首层~三层局部平面图 1:150

广东中人工程设计有限公司

GUANGDONG ZONELAND ENGINEERING DESIGN CO., LTD

地址: 广州市天河区华穗路1号富力天河商务大厦2楼

电话: +86-020-38492383 邮编: 510610

□ 建筑工程甲级设计证书号: A14014409

□ 人防工程乙级设计证书号: A24014406

□ 风景园林工程设计专项乙级设计证书号: A24014406

□ 市政行业给水工程乙级设计证书号: A24014406

□ 市政行业排水工程乙级设计证书号: A24014406

□ 市政行业道路工程乙级设计证书号: A24014406

设计签署 DESIGN SIGNATURE

项目负责人 PROJECT DIRECTOR 曾蔚

专业负责人 CHIEF. ENG. 安丽

设计 DESIGN 洗华杰

制图 DRAW 洗华杰

方案 CONCEPT

校对 PROOF 谭金锋

审核 CHECK 安丽

审定 EXAMINED 宋金祥

会签 CONTER-SIGNATURE

建筑: ARCH 给排水: PLUM 电气: ELEC

结构: STR 暖通: HEAT 弱电: WELE

建设单位 CLIENT 广州软件学院

项目名称 PROJECT 广州软件学院江门校区

工规证项目名称 PP PROJECT 广州软件学院江门校区科创研发中心-1 广州软件学院江门校区科创研发中心-2

子项名称 SUB-PROJECT 科创研发中心-1、科创研发中心-2

图名 TITLE 卫生间大样

工程编号: 24设J01-013 设计阶段: 施工图

专业: 建筑 图号: J-D-25

日期: 2025. 01 版本号: 第1版

图纸版权归广东中人工程设计有限公司所有, 未经许可, 他人不得翻印复制或作为其他工程之用